


PROTEZIONE PASSIVA

LEGENDA PREVENZIONE INCENDI

- CORDINO SEGNA PERCORSO
- (A) APERTURA AERAZIONE SU VICO CURIA
- (B) APERTURA AERAZIONE SULLE MURA ARAGONESI - LUNGO MARE VITTORIO EMANUELE II
- DIVISORIO REI 120
- PERCORSO DI USCITA ORIZZONTALE
- PERCORSO DI USCITA IN BASSO
- PERCORSO DI USCITA IN ALTO
- PERCORSO ESODO
- REI 120 PORTA REI 120
- PORTA CON MANIGLIONE ANTIFIANCO
- PANNELLO INDICAZIONE USCITA D'EMERGENZA

Superficie del compartimento: 464,00 mq.

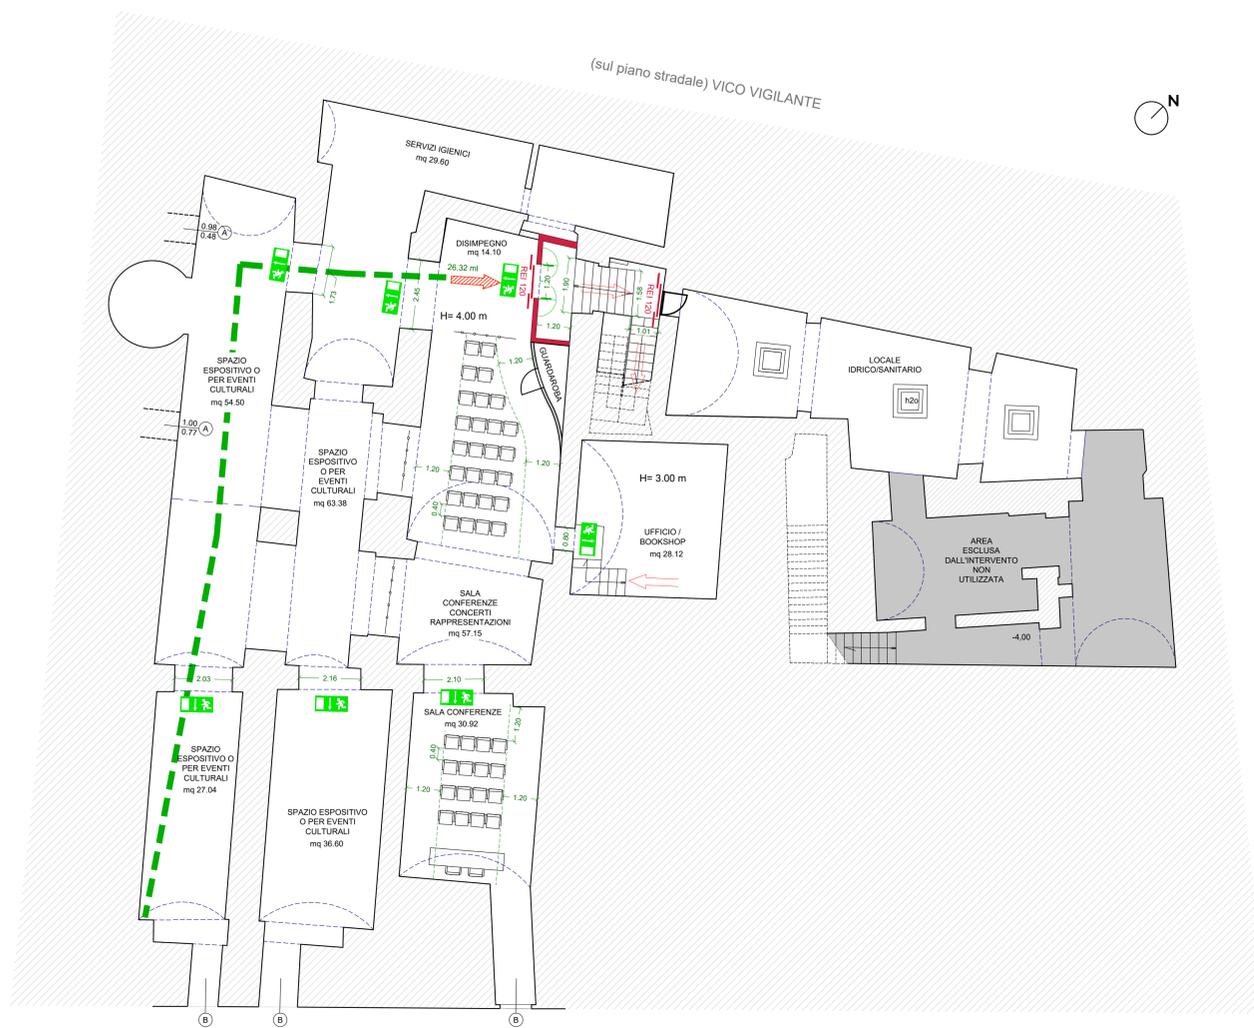


PROTEZIONE ATTIVA

LEGENDA PREVENZIONE INCENDI

- ☒ LUCI DI EMERGENZA
- ESTINTORE
- A ASCENSORE IN VANO PROTETTO
- RILEVATORE DI FUMO
- PANNELLO ALLARME INCENDI
- DISPOSITIVO OTTICO DI RIPETIZIONE DI ALLARME
- PULSANTE DI ALLARME INCENDI A ROTTURAZIONE VETRI

GSA gestione sicurezza antincendio

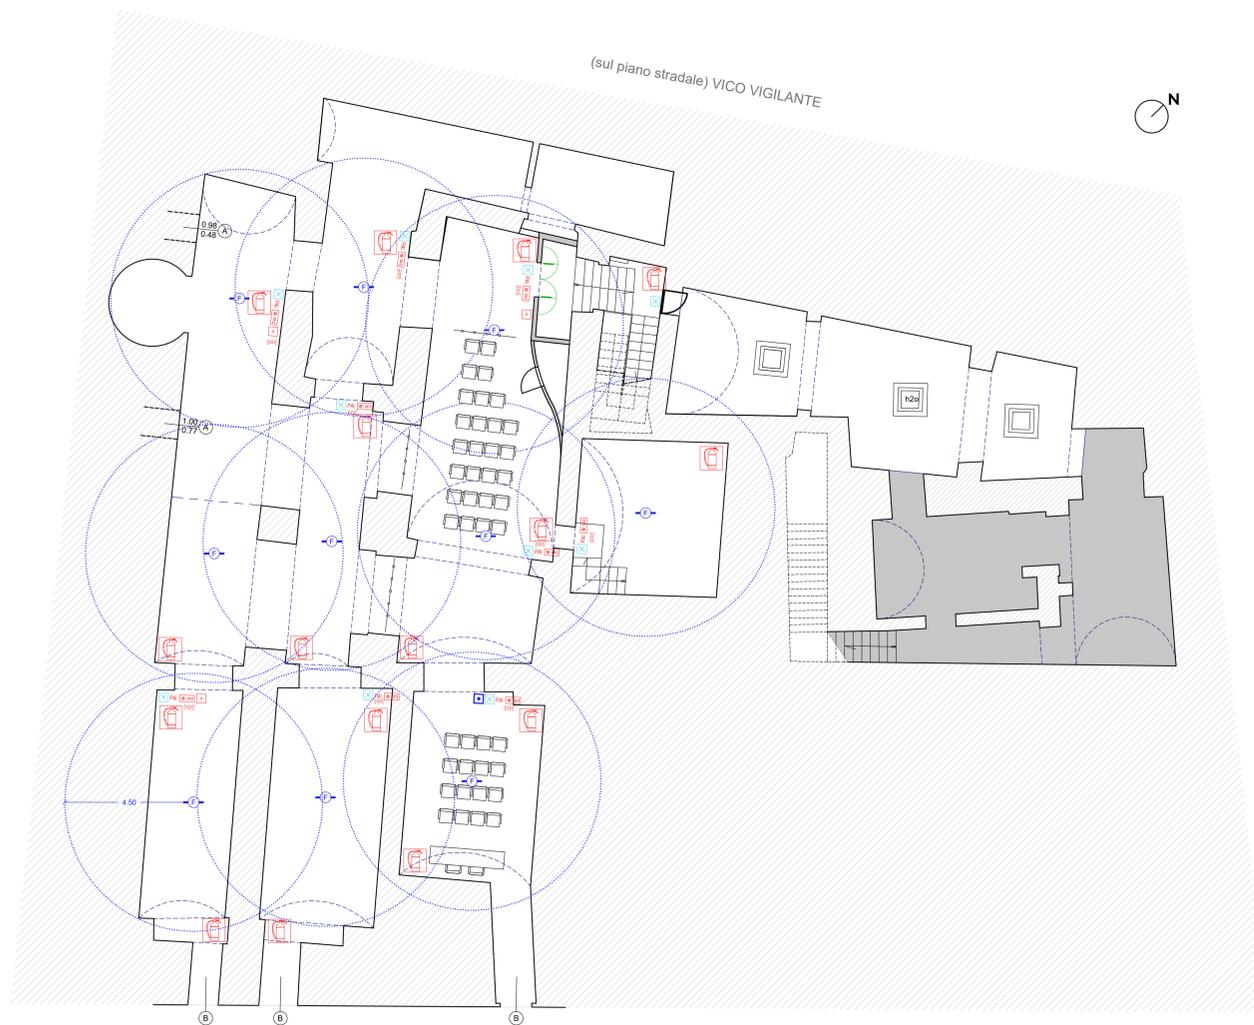

COMUNE DI TARANTO

Progetto di ristrutturazione e rifunzionalizzazione di Palazzo Amati per la creazione di un centro di animazione sociale nella città vecchia di Taranto

POR Fesr-Fse Puglia 2014-2020 | Azione 12.1 - Rigenerazione Urbana Sostenibile
Strategia Integrata di Sviluppo Urbano Sostenibile della Città di Taranto

Il Sindaco
Il Dirigente della Direzione Pianificazione Urbanistica -
Grandi Opere e Giochi del Mediterraneo
Responsabile Unico del Procedimento

Rinaldo MELUCCI
Ing. Simona SASSO
arch. Osvaldo DIGIACOMO

PROGETTO DI ADEGUAMENTO ALLE NORME DI PREVENZIONE INCENDI PALAZZO AMATI CORSO VITTORIO EMANUELE II N.26 (TA)

progettazione esecutiva
arch. Mauro LA NOTTE
esecutive associate: I studio di architettura

direttore dei lavori
arch. Osvaldo DIGIACOMO

consulenti:
coordinamento della sicurezza in fase di progettazione
arch. Antonio DE PALMA
esecutive associate: I studio di architettura

direttore operativo
geom. Cataldo Primiceri
coordinatore della sicurezza in fase di esecuzione
ing. Giuseppe Spagnolo

progetto strutture
ing. Isabella DE DONATO
Piazza papa Giovanni Paolo II, 47 - 70144 Polignano a Mare
mob. 333414413 - isadedonato@libero.it

direttore operativo strutture/impianti
ing. Simone Mairo
Supporto per la variante strutturale
ing. Isabella De Donato

progetto impianti tecnologici
ing. Giuseppe CARALLO
viale Trento, 21 - 70121 Taranto
tel./fax 099 7319003 - giusepecarallo@virgilio.it

Impresa esecutrice
RTP Bardia Watter s.r.l./ Euro Klima Impianti s.r.l.

progetto prevenzione incendi
ing. Alessandro ZITO
Funzionario specializzato direzione pianificazione urbanistica - Grandi Opere e Giochi del Mediterraneo

PROTEZIONE ATTIVA E PASSIVA

PIANTA PIANO INTERRATO

ELABORATO

PI 02

scala: 1:100

aggiornamento: gennaio 2024